
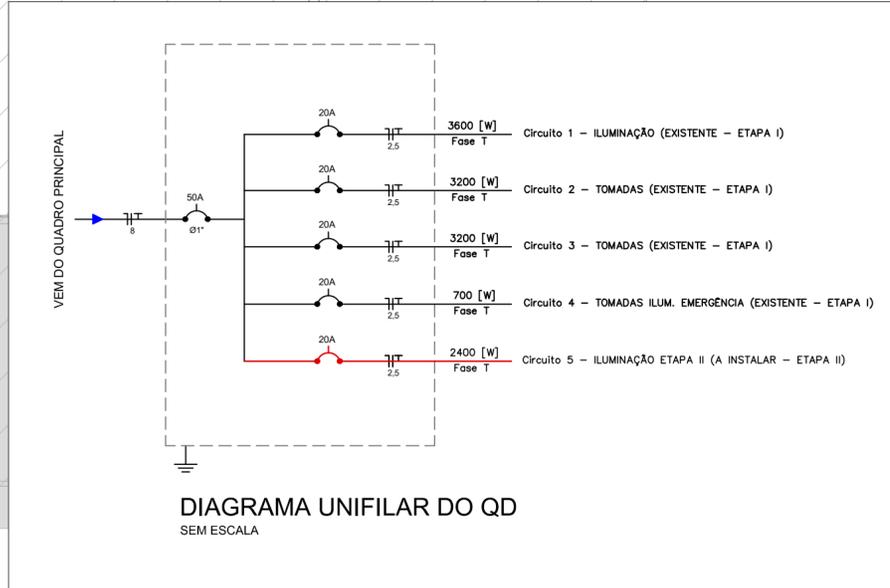


PROJEÇÃO DA COBERTURA

CENTRO DE EVENTOS - ETAPA II
433,95M²
+0.35

SEM FECHAMENTO LATERAL

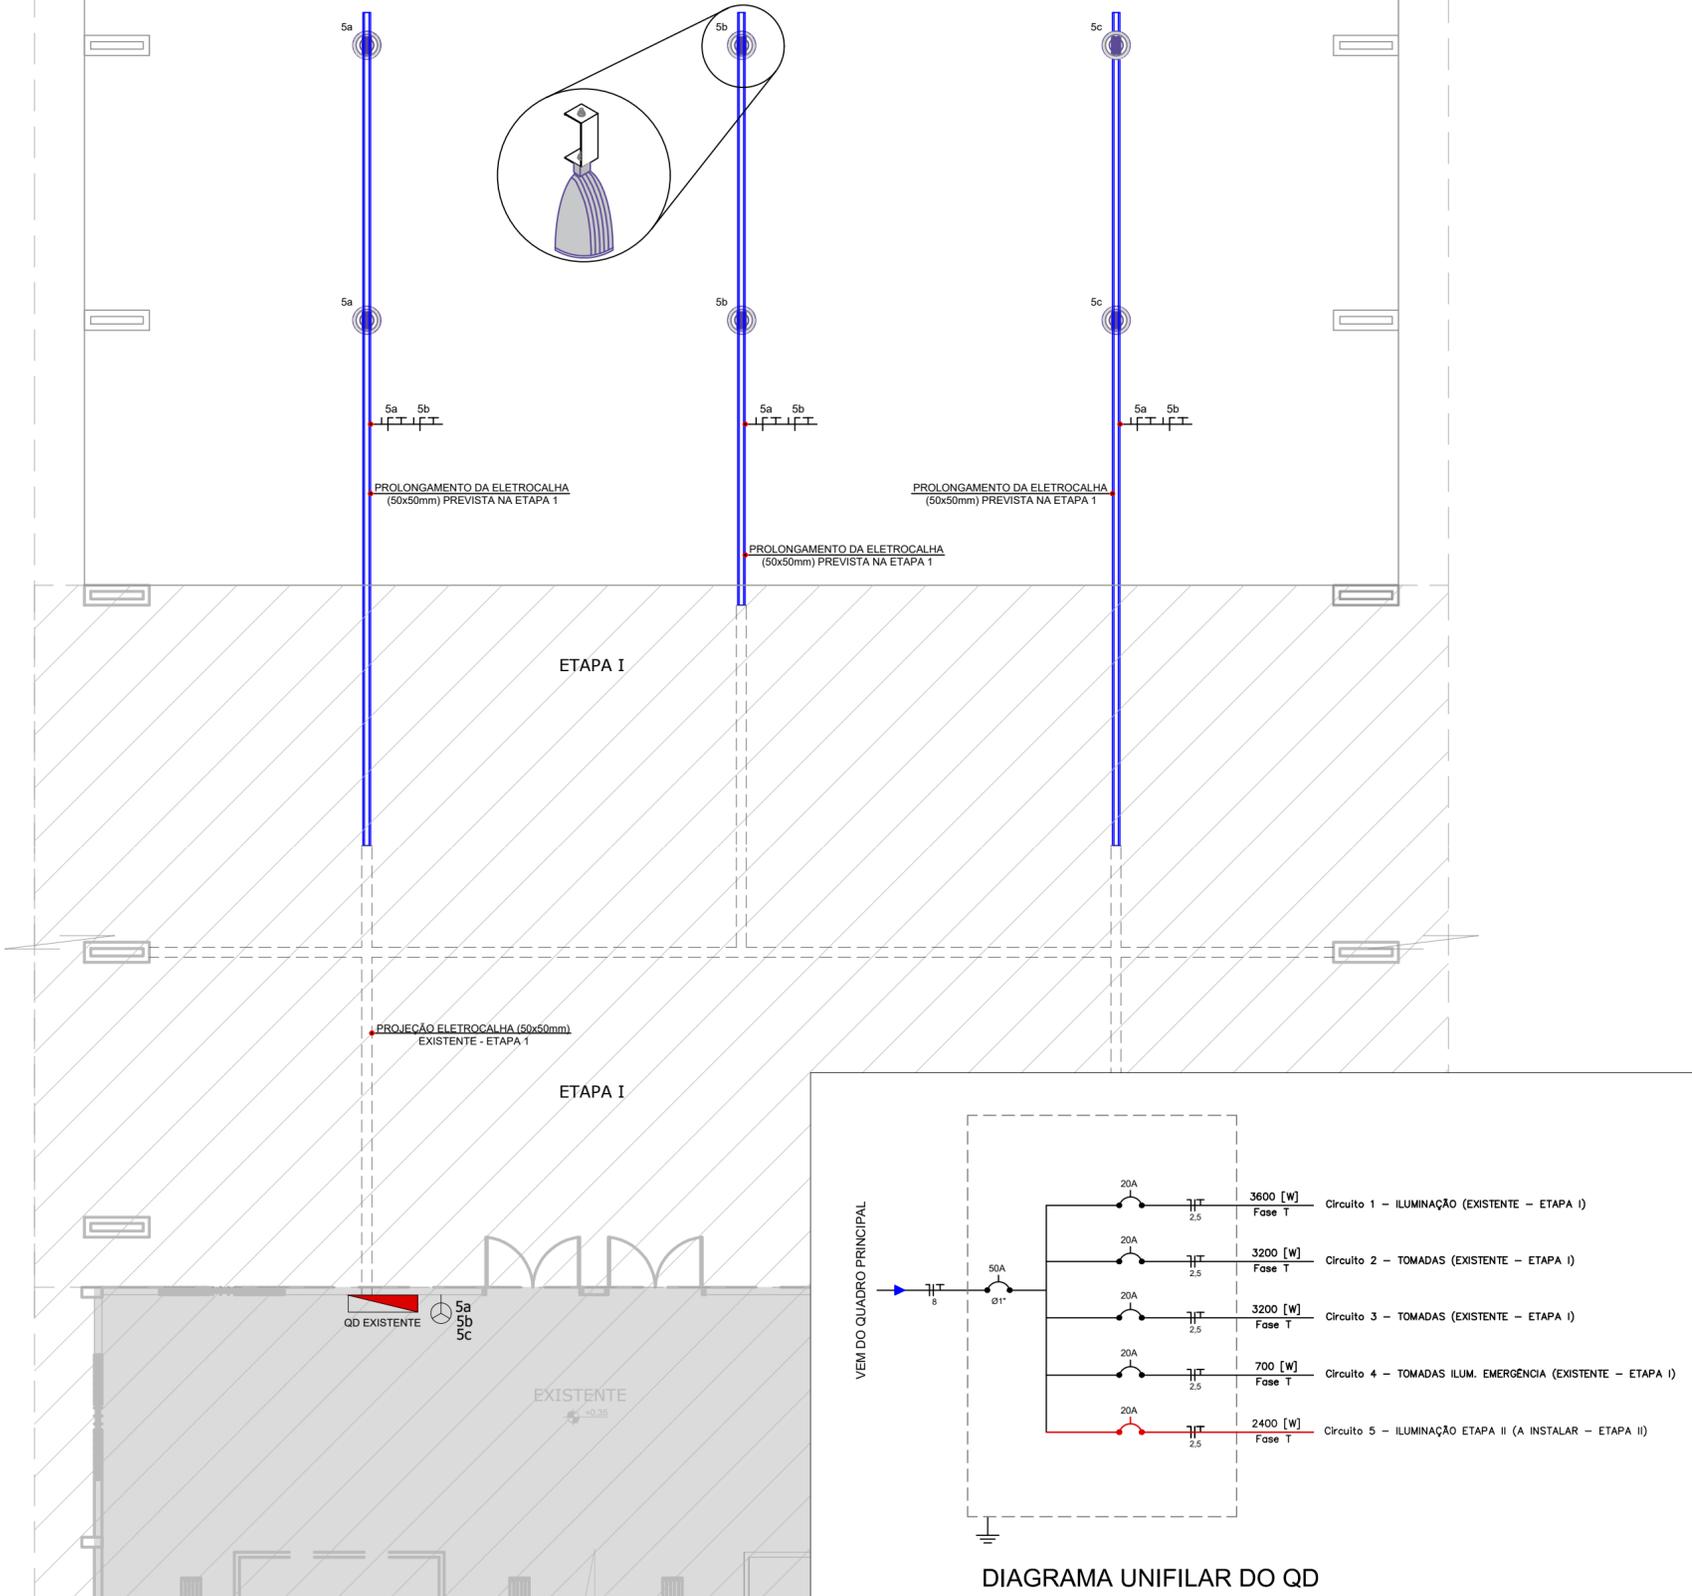

PLANTA BAIXA
ESCALA - 1:100

SIMBOLOGIA

	ELETRODUTO, ELETROCALHA, PERFILADO OU CANALETA QUE SOBE, DESCE OU PASSA.
	CONDUTORES RETORNO, FASE, NEUTRO E TERRA.
	ELETROCALHA 50x50mm A INSTALAR.
	PROJEÇÃO ELETROCALHA 50x50mm - EXISTENTE ETAPA 1.
	LUMINÁRIA INDUSTRIAL MOLDADA EM ACRÍLICO PRISMÁTICO COM SUPORTE DE FIXAÇÃO EM CHAPA DE AÇO PARA LÂMPADA DE ATÉ 400W.
	INTERRUPTOR 3 TECLAS DE SEÇÃO SIMPLES.
	QUADRO DE DISTRIBUIÇÃO EXISTENTE.

NOTAS:

- OS CONDUTORES DEVERÃO SER IDENTIFICADOS ATRAVÉS DAS SEGUINTE CORES:
FASE: VERMELHO;
NEUTRO: AZUL CLARO;
PROTEÇÃO: VERDE OU VERDE/AMARELO.
PROTEÇÃO ESTABILIZADO: VERDE/AMARELO.
- CONDUTORES NÃO ESPECIFICADOS SERÃO DE BITOLA #2,5mm². ELETRODUTOS NÃO ESPECIFICADOS SERÃO COM BITOLA Ø1";
- TODOS OS PONTOS E TRAÇADOS DEVERÃO SER CONFERIDOS E AJUSTADOS NA OBRA DURANTE A EXECUÇÃO.

STATUS DO PROJETO:

**LIBERADO
PARA EXECUÇÃO**

APROVAÇÃO

APROVAÇÃO

Obra:

PROJETO DO CENTRO EVENTOS - ETAPA II
RUA DOS IMIGRANTES, S/N - NOVA TRENTO/ SC

PROJETO ELÉTRICO

CLIENTE

PREFEITURA MUNICIPAL DE NOVA TRENTO
CNPJ: 82.925.025.0001-60

ELABORADO POR



ZANDONÁ ASSASSORIA E PROJETOS LTDA-EPP
CNPJ/MF: 12.226.008/0001-50 | CREA-SC 103.933-4
END: 1101, Nº 60, SL 181, CENTRO - BALNEÁRIO CAMBORIÚ /SC
TEL (47) 3665-0117

REFERÊNCIA

PLANTA BAIXA | ETAPA II

Projeto/Equipe técnica:

José Carlos Zandoná
CREA/SC 042.499-5

Responsável técnico
José Carlos Zandoná

Desenho:
Joice Miranda

Revisão /Data:
12.03.2018

Nome do Arquivo
02-Z003-002-ELE-000-R02.dwg

Escala:
INDICADA

Und.
METRO

REVISÕES

Nº	DATA	DESCRIÇÃO	POR	REV.	APROV.	CLIENTE
R01	11.05.2018	ADEQUAÇÃO DA REPRESENTAÇÃO GRÁFICA	JM	JM	JCZ	

ELE

Projeto Elétrico

01.01
PMNT

NOVA TRENTO
MAIO/ 2018